


PRZEKRÓJ D-D SKALA 1:50

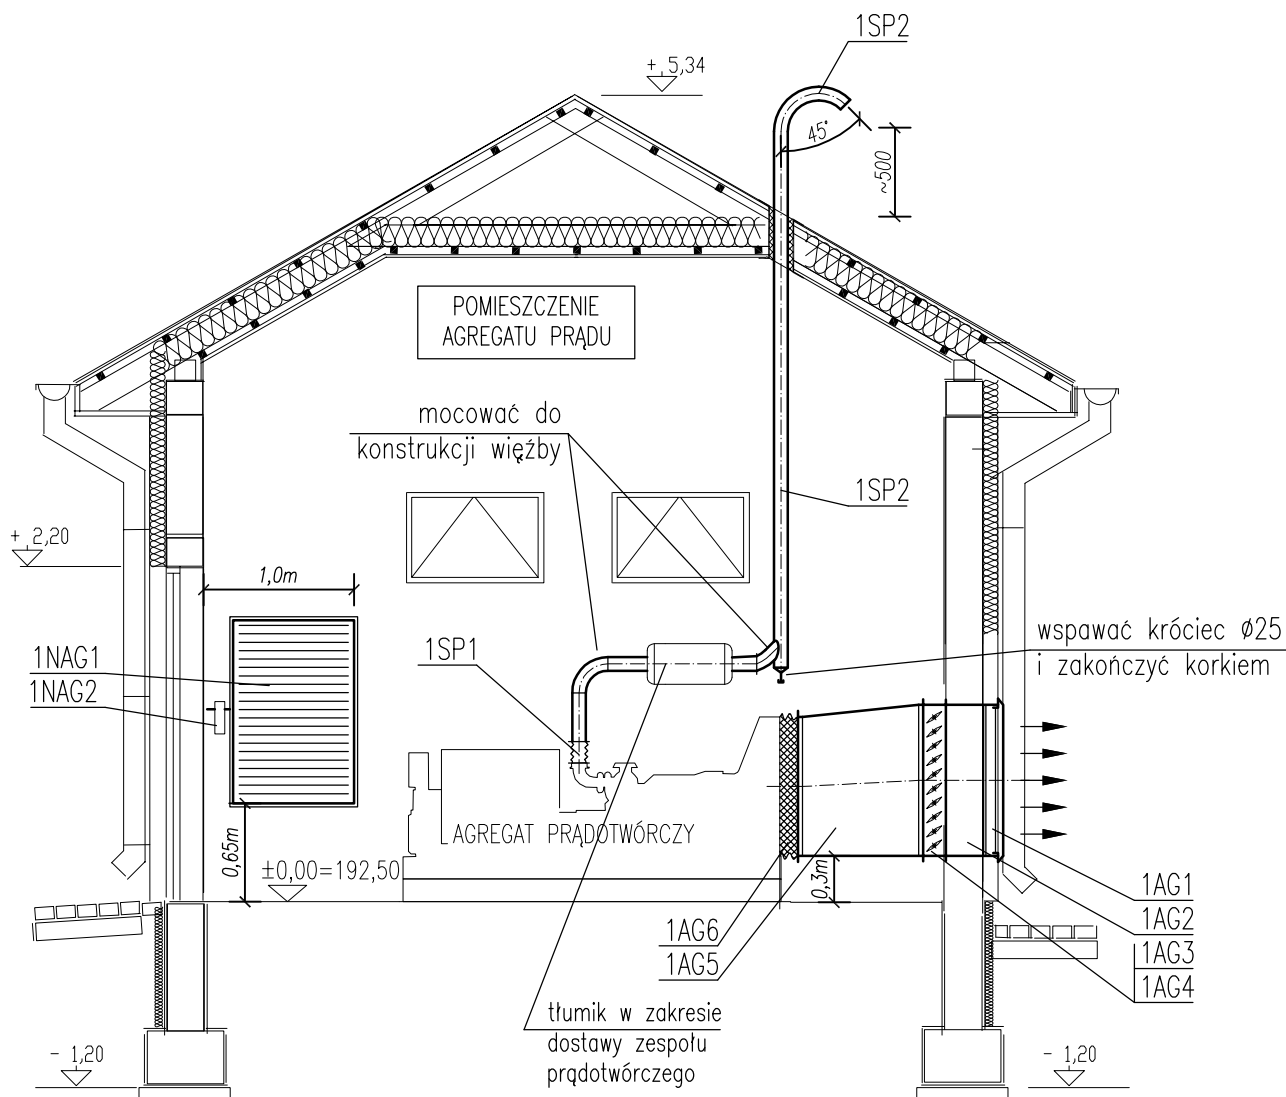

UWAGA:

Odcinek wentylacji wywiewnej układu chłodzenia agregatu prądu wykonać po ustawieniu urządzenia.

 bionor Sp. z o.o.			
Obiekt: ROZBUDOWA INSTALACJI LINII TECHNOLOGICZNEJ NA OCZYSZCZALNI W M. PAWŁÓW GM. REJOWIEC FABRYCZNY			
Branża: SANITARNA	Stadium: PROJEKT WYKONAWCZY	Data 04.2011	
Nazwa rysunku: PRZEKRÓJ D-D		Skala 1: 50	Nr rys. 10
Nazwisko	Specjalność	Nr uprawn.	Podpis
Projektował Janusz Ławicki	INSTALACJE SANITARNE	32/77	
Opracował mgr inż. M. Gruchała	INSTALACJE SANITARNE		
Sprawdził mgr inż. Grażyna Wojsa	INSTALACJE SANITARNE	220/85	