



ZBROJENIE PŁYTY DENNEJ

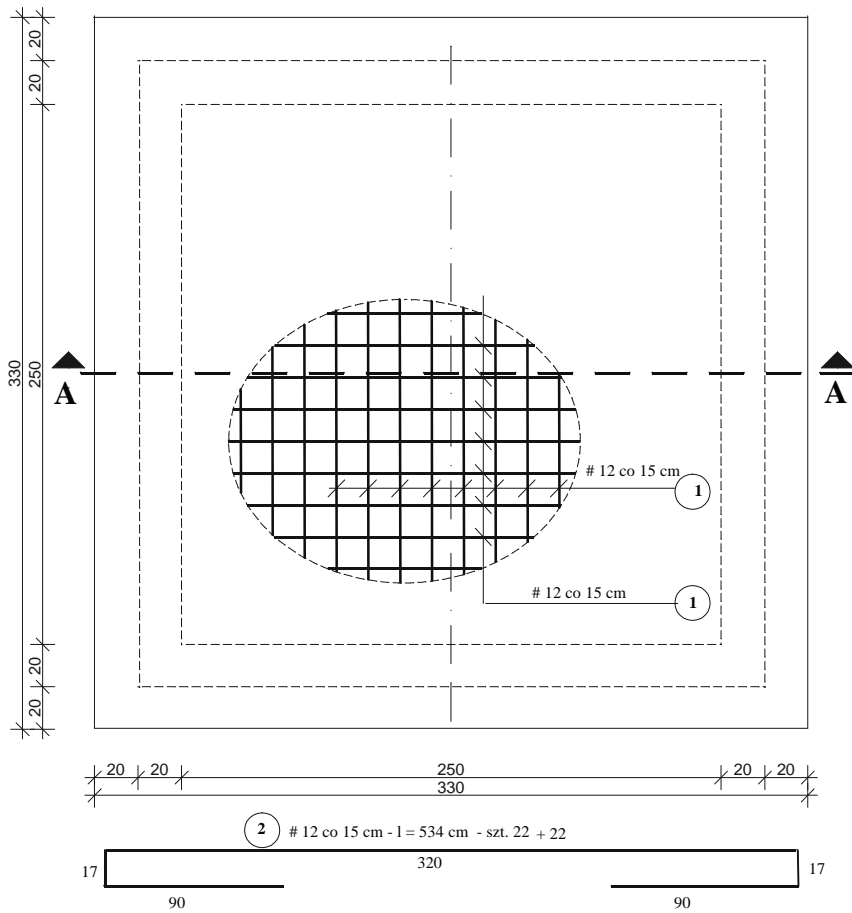

ZBROJENIE PŁYTY PRZYKRYWAJĄCEJ

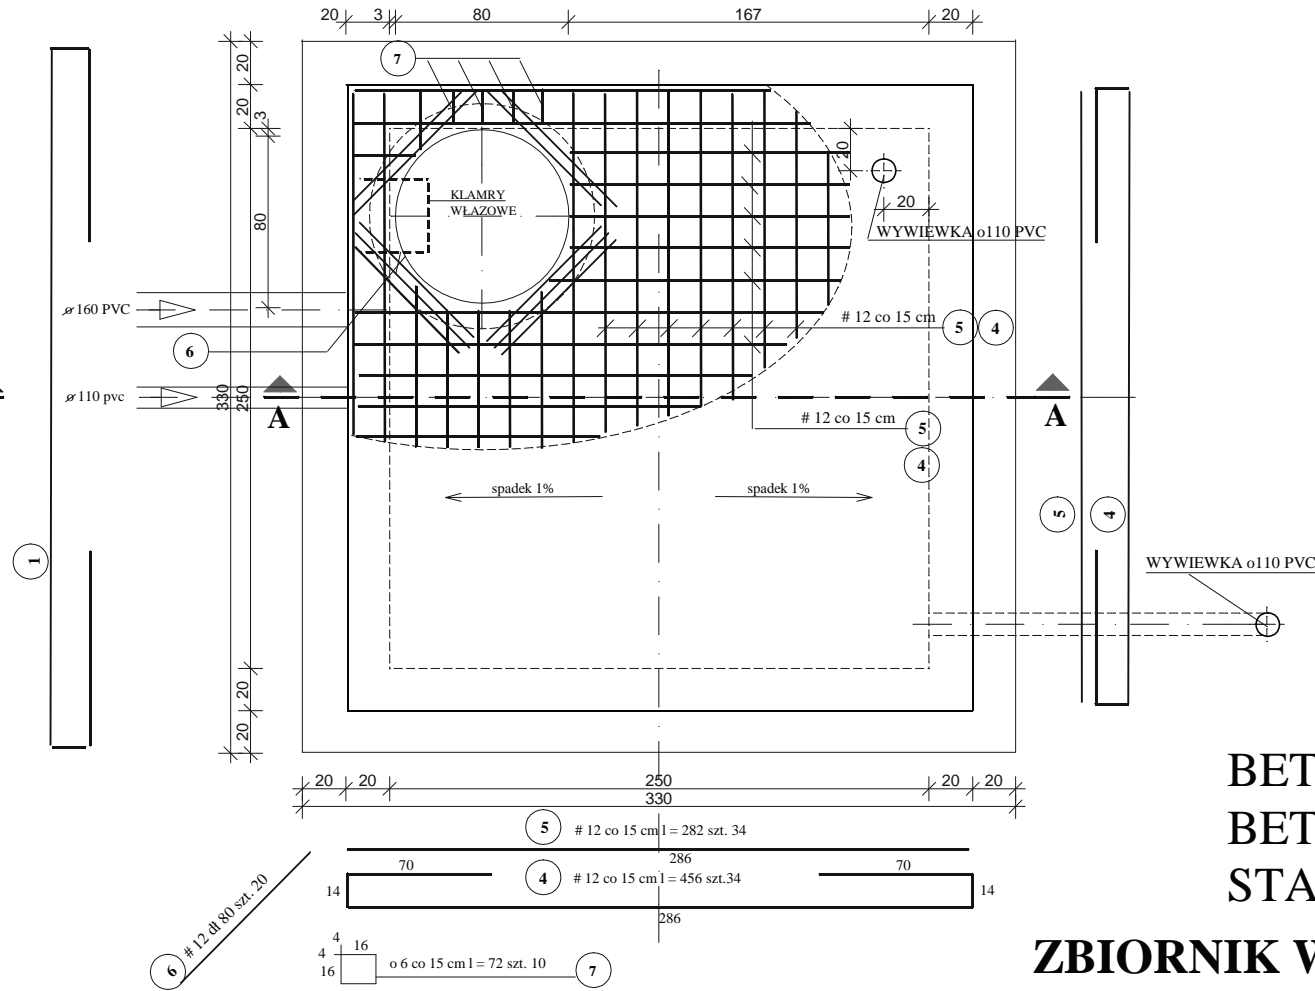


ZESTAWIENIE STALI ZBROJENIOWEJ


NR PRĘTA	ŚREDNICA PRĘTÓW o 6 # 12	DŁUGOŚĆ PRĘTA w cm	SZTUK	STOS o 6	34GS # 12
1	12	534	44		234,96
2	12	458	48		219,84
3	12	262	112		293,44
4	12	456	34		155,04
5	12	286	34		97,24
6	12	80	20		16,00
7	6	72	10	7,20	
SUMA [ m ]				7,20	1016,52
MASA JEDNOSTKOWA [ kg/m ]				0,222	0,888
MASA CAŁKOWITA [ kg ]				1,59	902,66
RAZEM [ kg ]					904,25


BETON B25  
BETON PODKŁADOWY B10  
STAŁ A-III(34GS) #  
ZBIORNIK WÓD POPLUCZNYCH  
1 : 25

ZBROJENIE ŚCIAN ZBIORNIKA

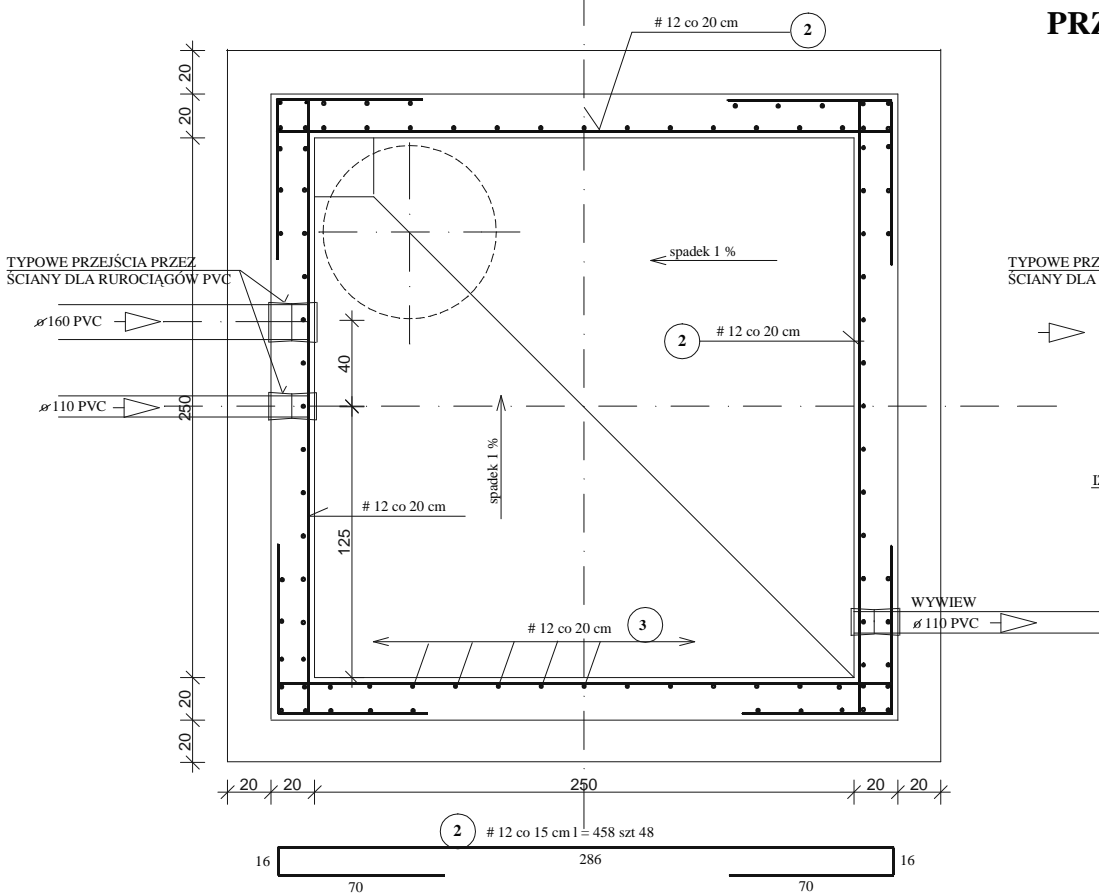

PRZEKRÓJ A - A

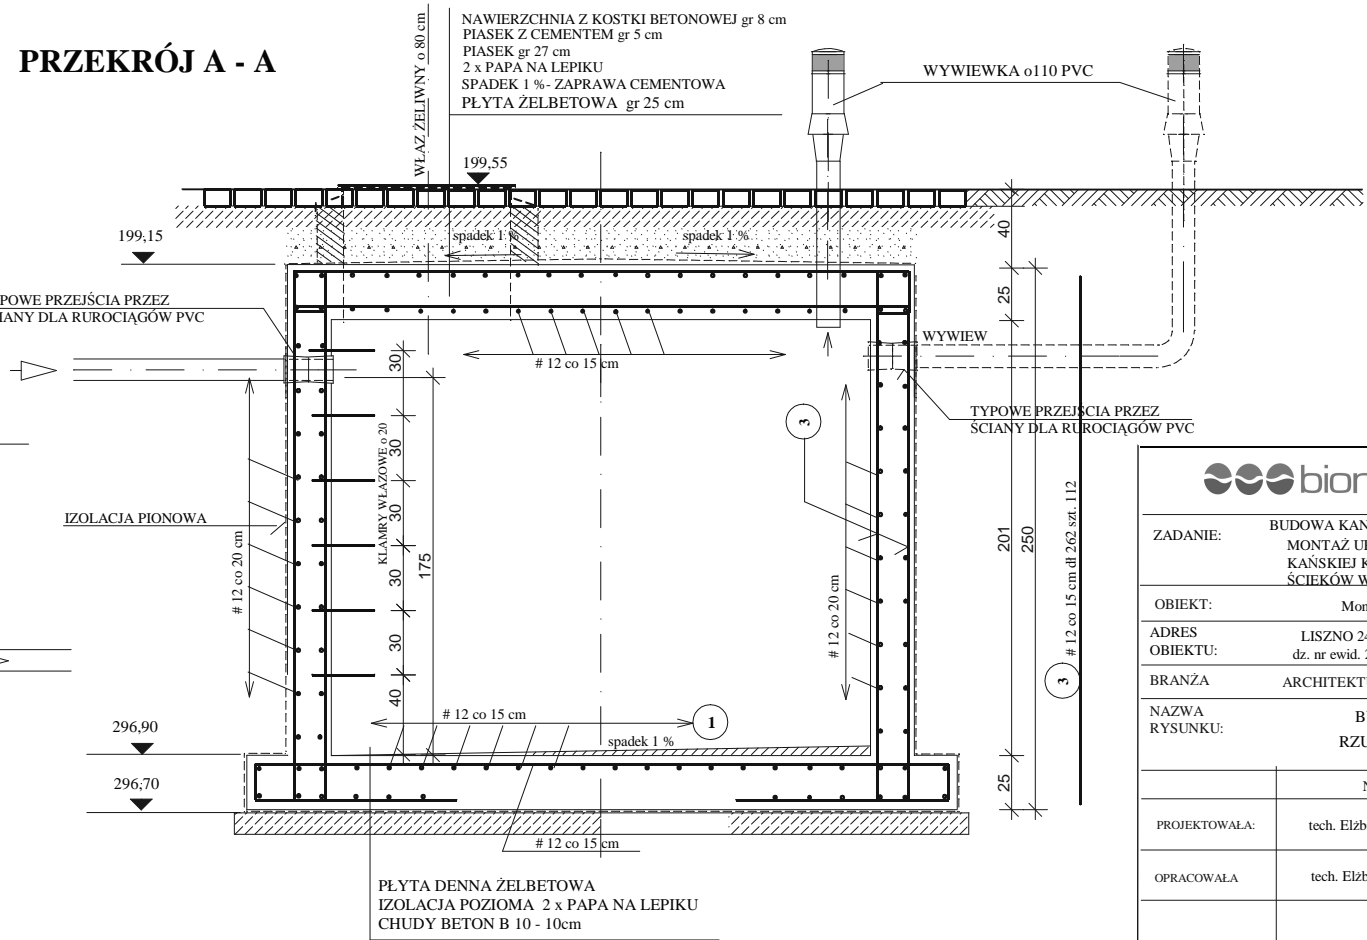

		Sp. z o. o.	
ZADANIE: BUDOWA KANALIZACJI SANITARNEJ w m. PAWLÓW II ETAP MONTAŻ URZĄDZEŃ NA UJĘCIACH WODY W LISZNIE I WÓLCIE KAŃSKIEJ KOLONII ORAZ INSTALACJI NA OCZYSZCZALNI ŚCIEKÓW W PAWLÓWIE			
OBIEKT: Montaż urządzeń na ujęciu wody w Lisznie			
ADRES OBIEKTU: LISZNO 244 dz. nr ewid. 267		INWESTOR: Gmina Rejowiec Fabryczny 220-169 Rejowiec Fabryczny ul. Lubelska 16	
BRANŻA ARCHITEKTURA		STADIUM PROJEKT WYKONAWCZY	
NAZWA RYSUNKU: BUDYNEK S W RZUT PARTERU		SKALA 1 : 25	
		DATA 04-2011	
		NR RYS 10	
NAZWISKO		UPRAWNIENIA	
PODPIS			
PROJEKTOWAŁA: tech. Elżbieta Woźniak		KL-391/88, KL-177/92	
OPRACOWAŁA: tech. Elżbieta Woźniak		KL-391/88, KL-177/92	